


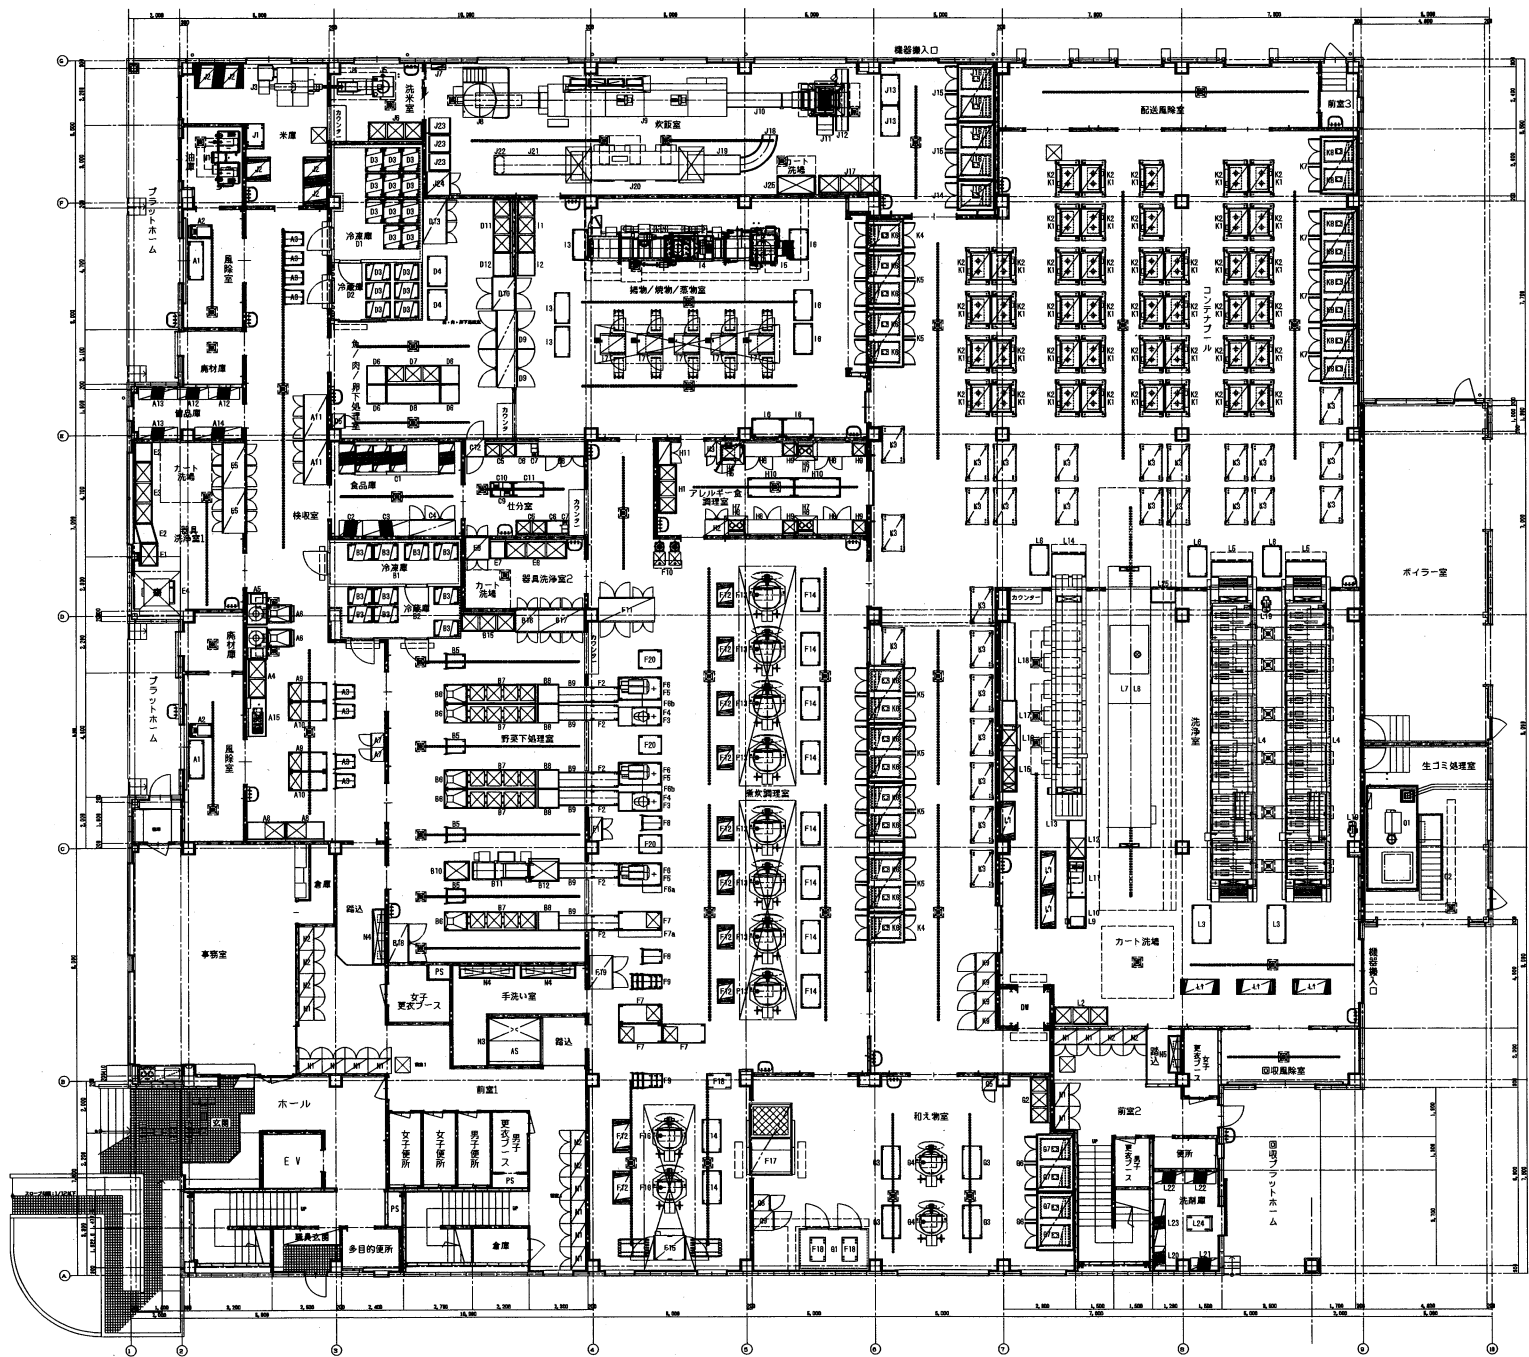



記事

- 給水 ▲ガス ④スイッチ(単相) ⑤電動機(単相)
●給水 ●ガス ●スイッチ(三相) ⑥電動機(三相)
⑦排水 ⑧排水 ⑨コンセント(単相) ⑩換気扇
⑪排水 ⑫排水 ⑬コンセント(三相) ⑭換気ファン

工事名称
車近江市立瑞生学校給食センター 様
図面名称
厨房機器平面配置図

図尺 1/100
作成日
2024/10/29
図章
24L-CC-004A-A181

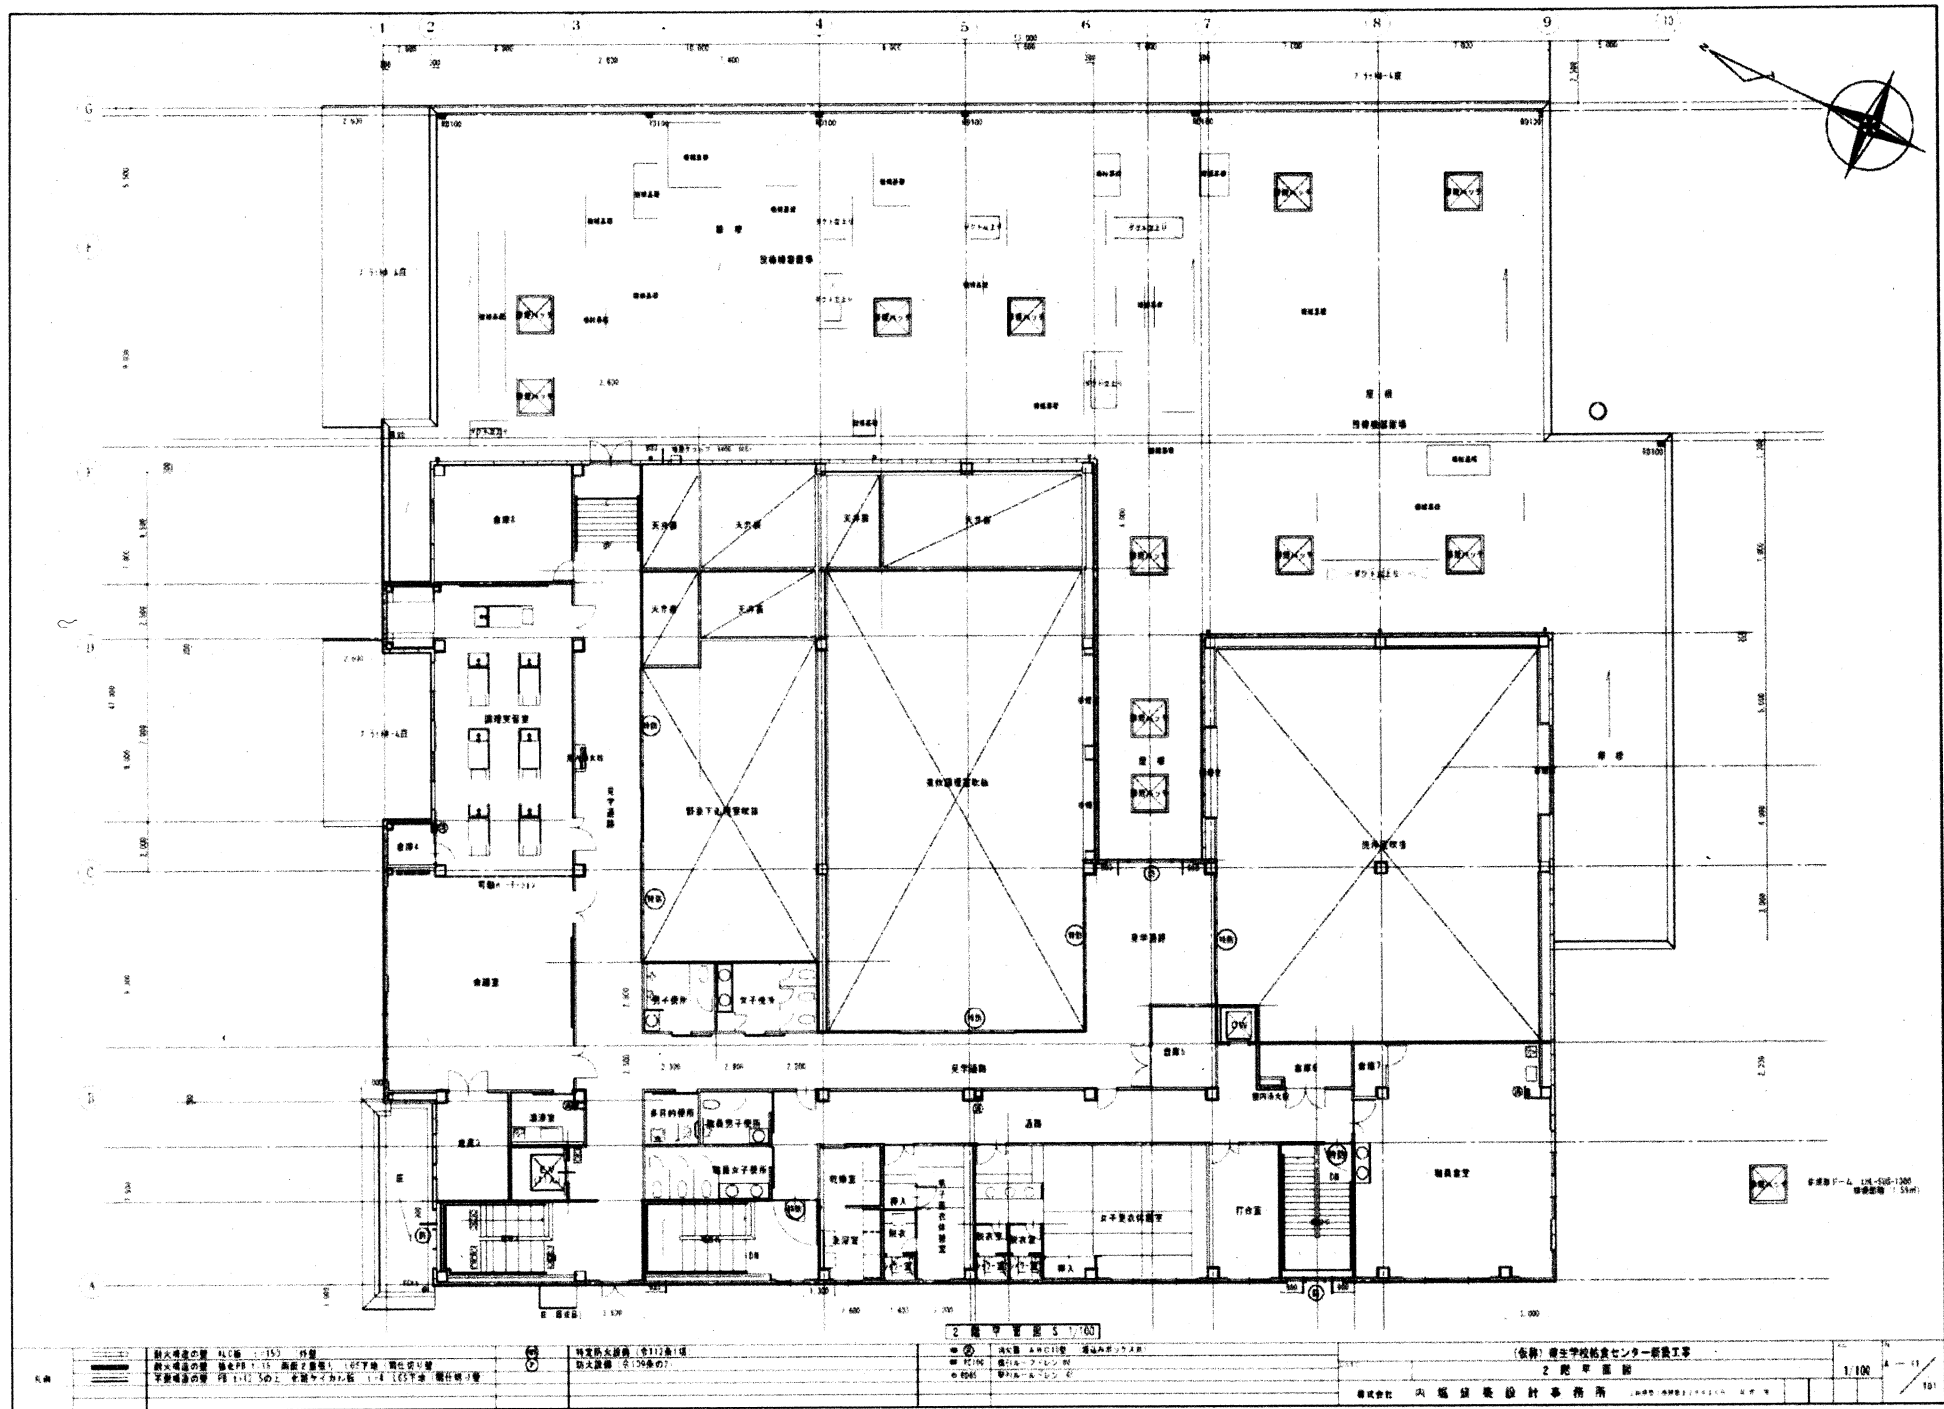

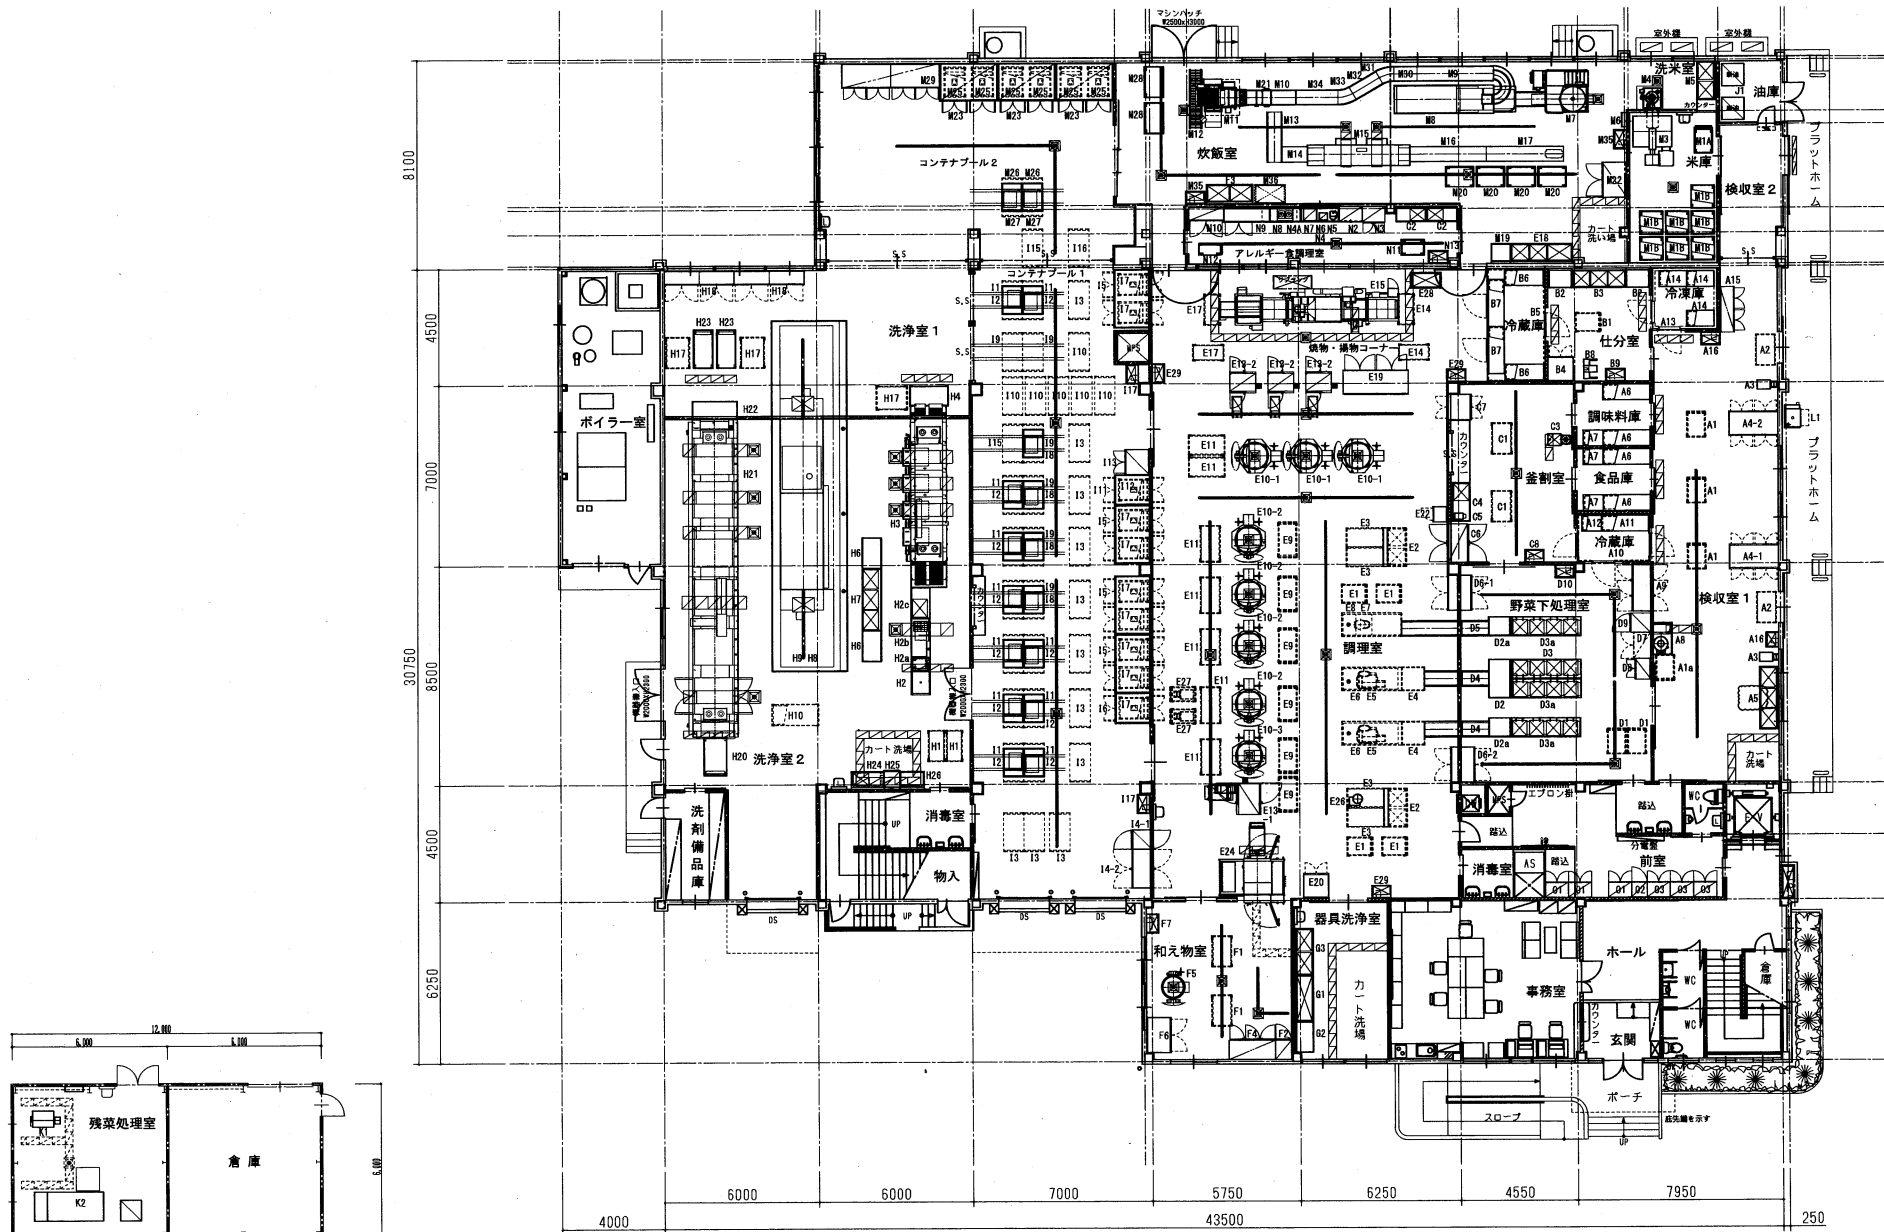


記事

食数：4000食



□給水 ▲ガス 図スイッチ（基組） ④電動機（基組）
■給水 ○ガス・ガス・ガス スイッチ（三組） ⑤電動機（三組）
①排水 ②給水 ③コンセント（基組） ⑥電気 ⑦電気
⑧排水 ⑨排水 ⑩コンセント（三組） ⑪電気・ガス

工事名称
東近江市立能登川学校給食センター 様
図名
厨房機器平面配置図
縮尺 1/100
作成日
2024.11.01
図番
24-00-00108-4101

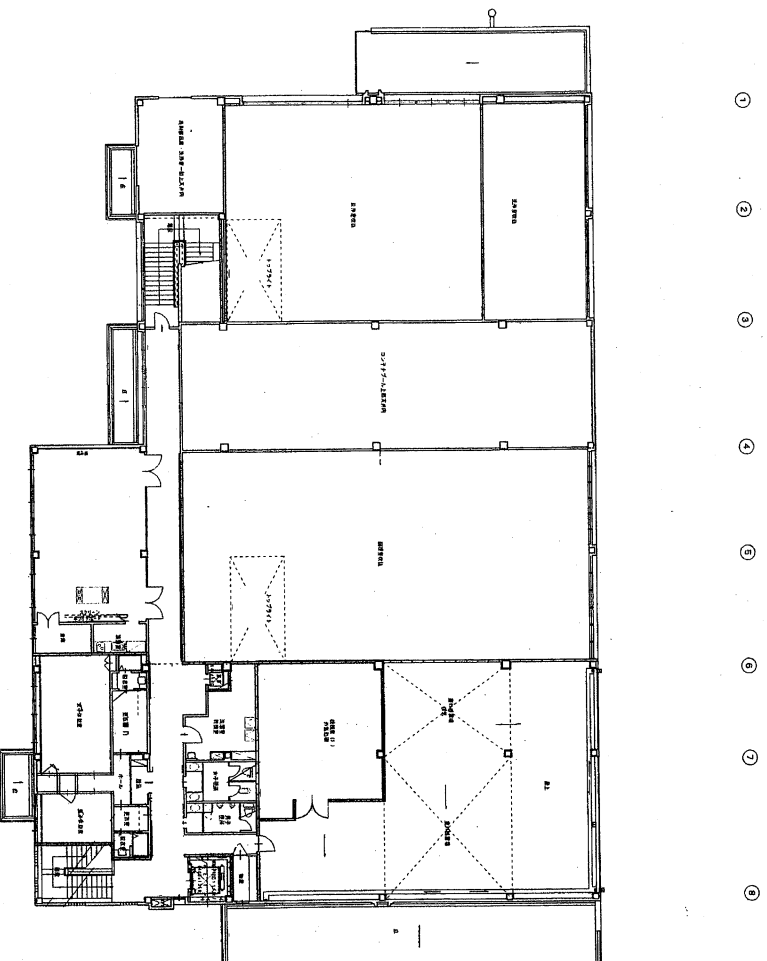

一階平面図 $S = 1/200$

能登川町学校給食センター新築	工事概算図	SCALE	年月日	図面NO 54	A-8110月54
図面名称	建具平面図	1/200	15.3	換印	SN
南山川建築事務所		TEL. 0746-42-0836 FAX 0746-44-0036 1 代表取締役 曾根誠59484号 山 川 豊 幸			

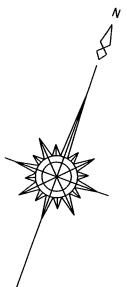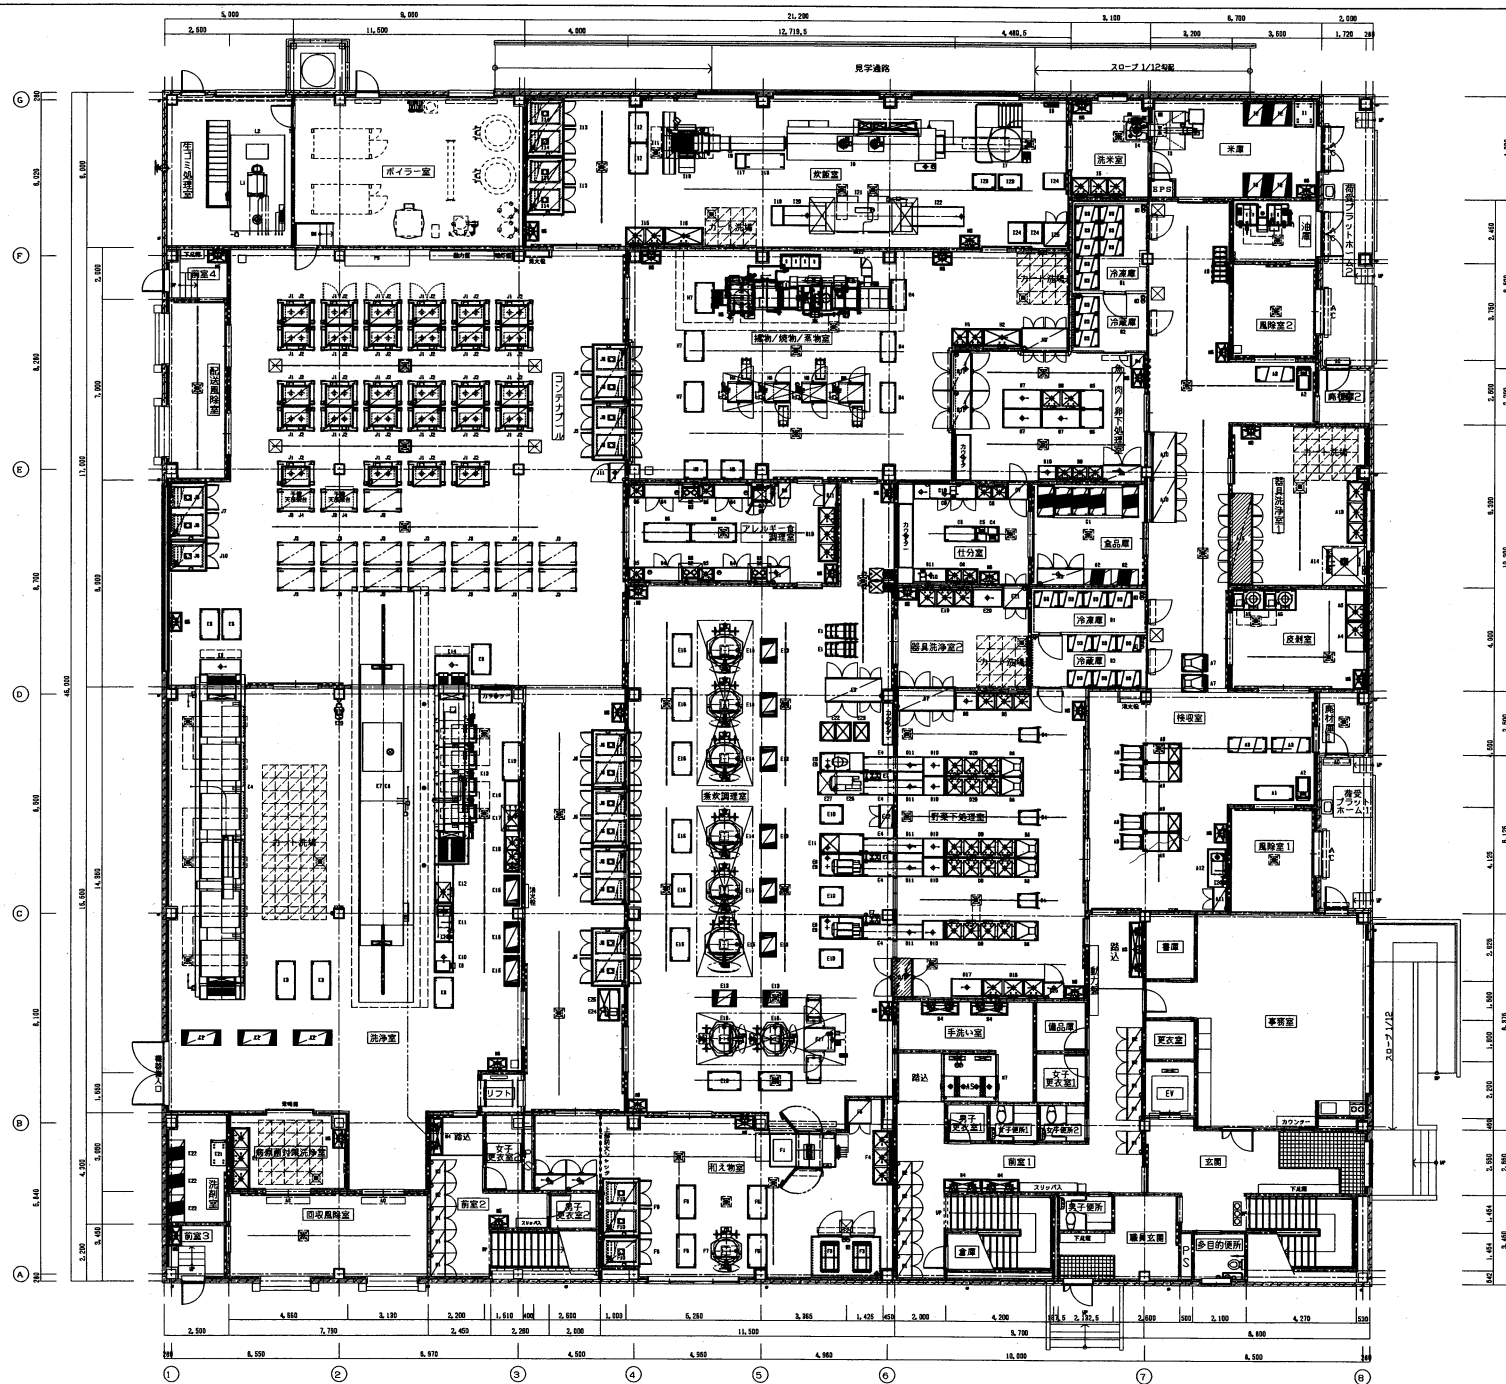

記事

- 給水 ▲ ガス
- スイッチ (単相)
- 電線 (三相)
- △ ガスホースカラン
- スイッチ (三相)
- 電線 (三相)
- 給水
- 給水
- コンセント (単相)
- 電線 (三相)
- 給水
- 給水
- コンセント (三相)
- 電線 (三相)

工事名称	東近江市立湖東学校給食センター 様	縮尺 1/100	作成日 2024/10/29
図面名称	厨房機器平面配置図	図番	24L-CO-006A-A181

